


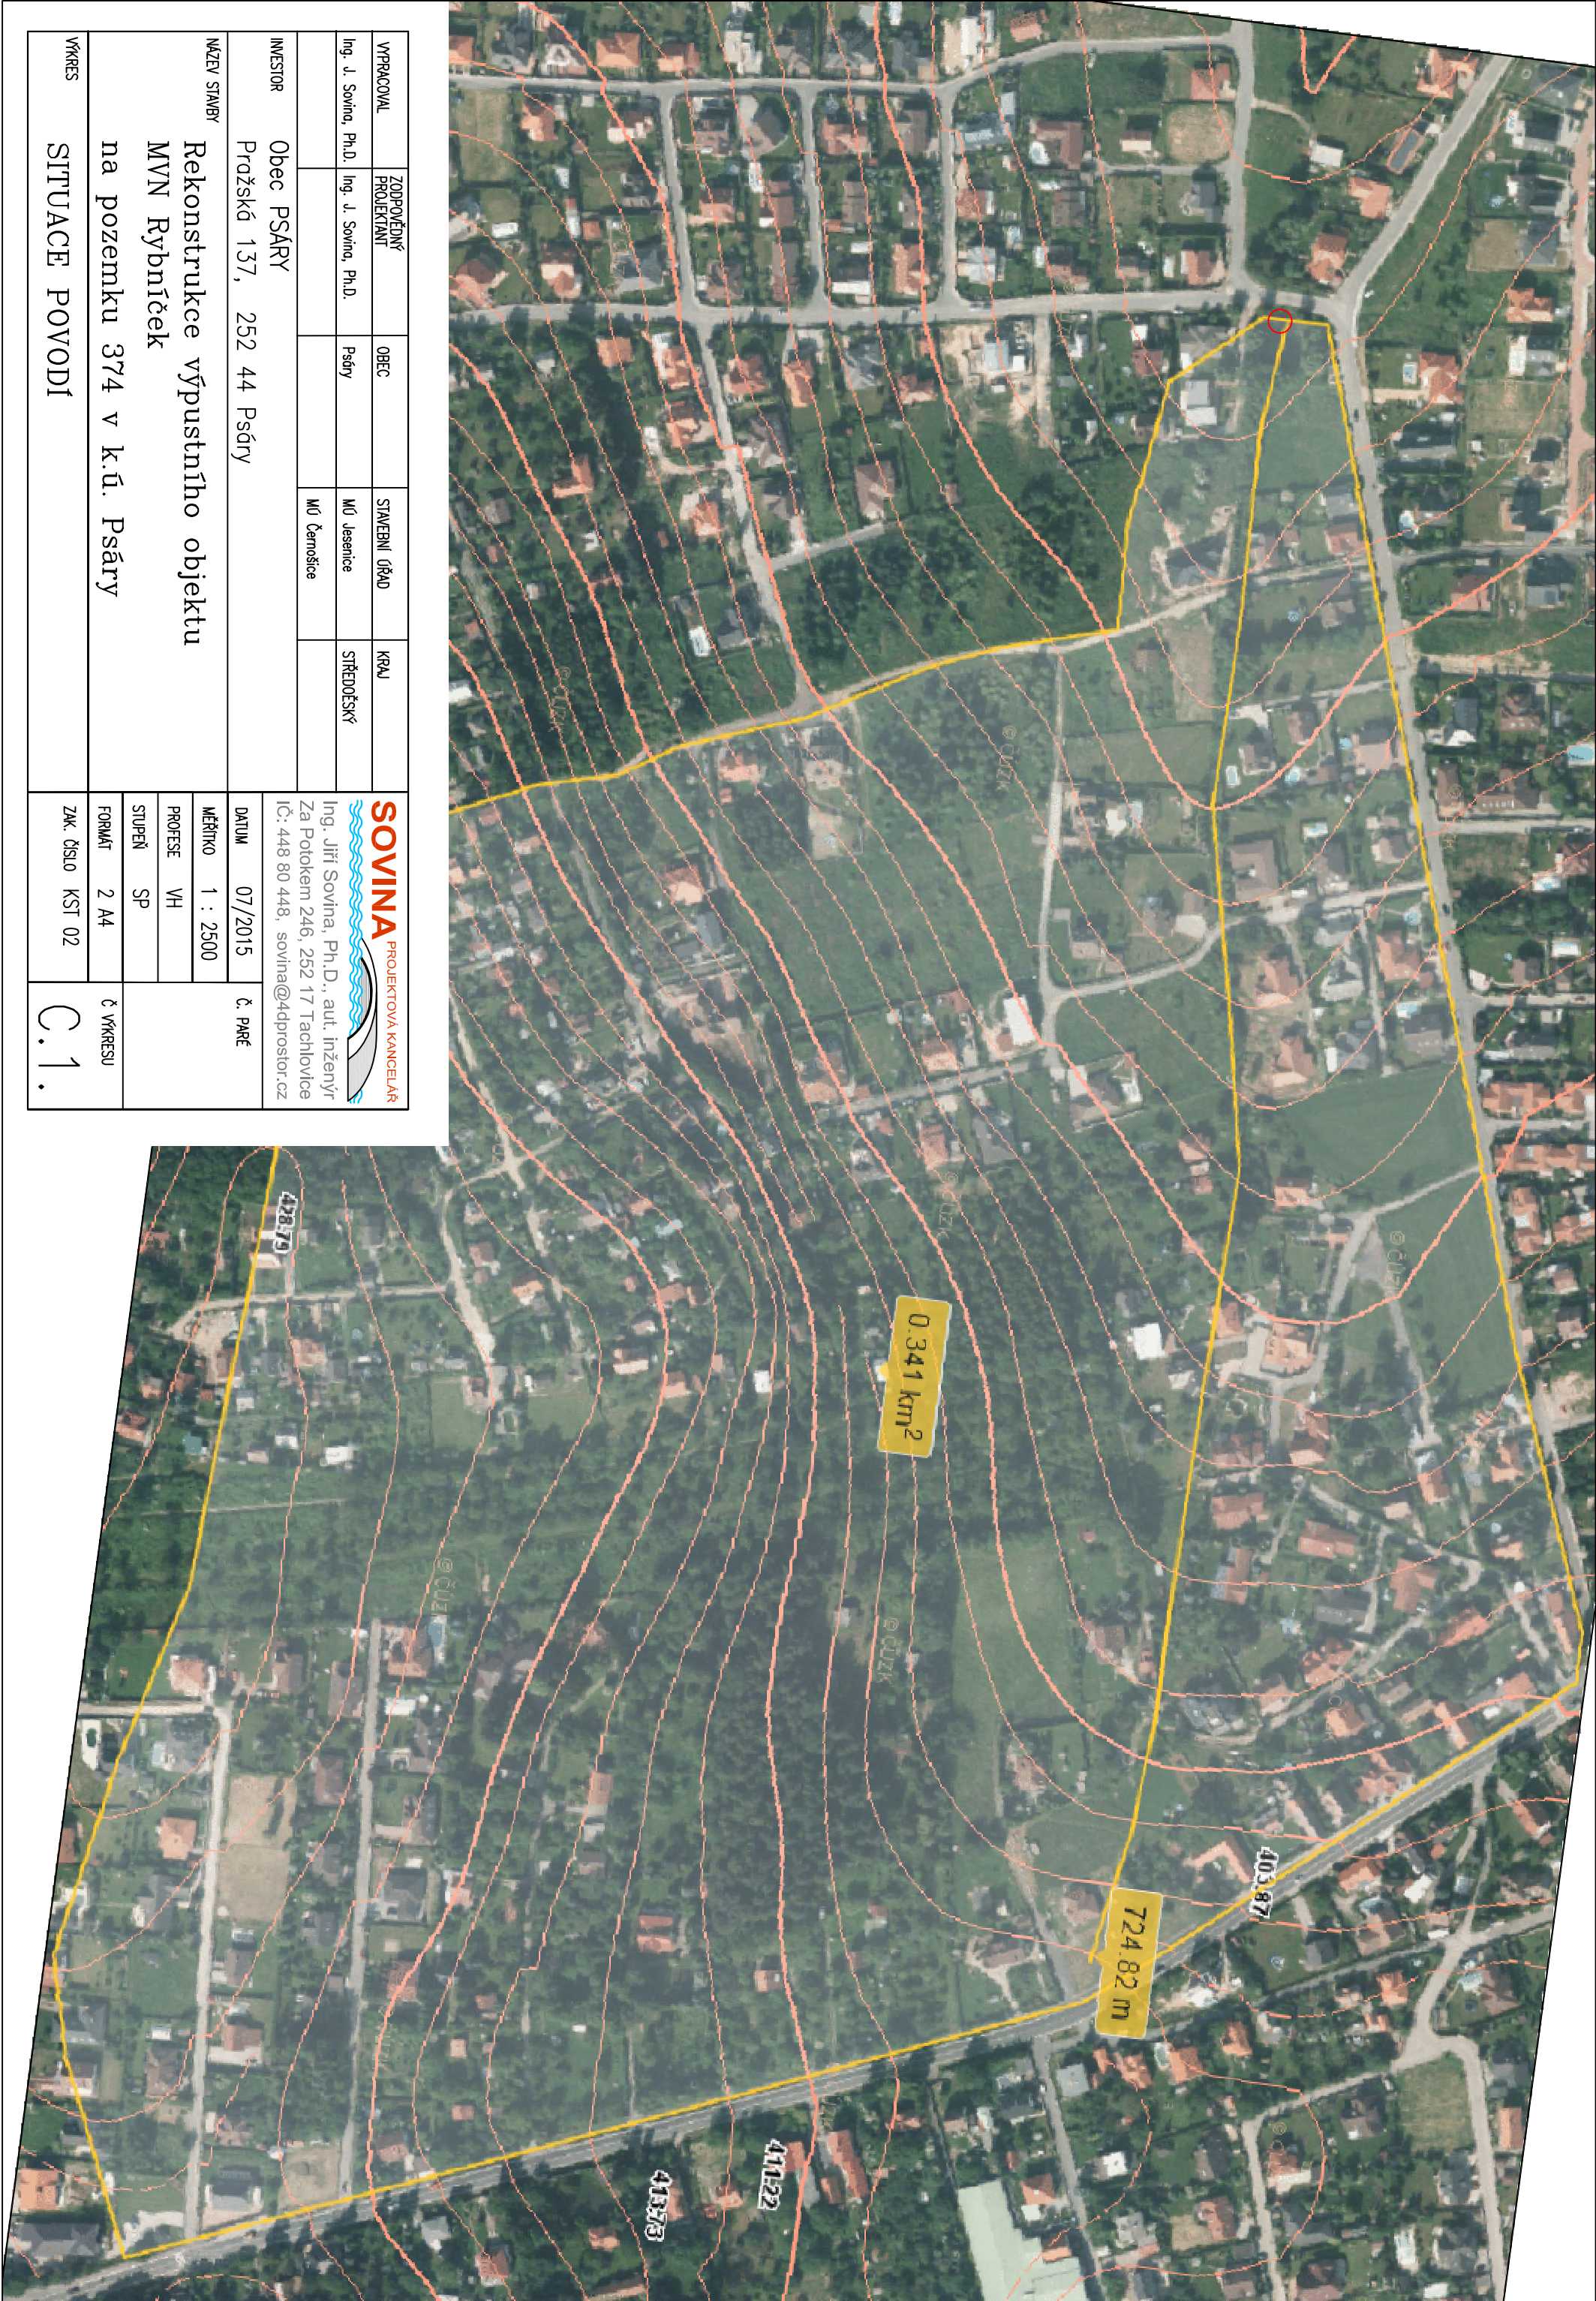

VPRACOVAL	ZODPOVĚDNÝ PROJEKTANT	OBEC	STAVEBNÍ ÚŘAD	KRAJ
Ing. J. Sovina, Ph.D.	Ing. J. Sovina, Ph.D.	Psáry	MÚ lesenice	STŘEDOČESKÝ
			MÚ Černošice	
INVESTOR				
Obec PSÁRY				
Pražská 137, 252 44 Psáry				
MĚZV STAVBY				
Rekonstrukce výpustního objektu				
MVN Rybníček				
na pozemku 374 v k.ú. Psáry				
VÝKRES				
SITUACE POVODI				

SOVINA PROJEKTOVÁ KANCELAR

Ing. Jiří Sovina, Ph.D., aut. inženýr
Za Potokem 246, 252 17 Tachlovice
IČ: 448 80 448, sovina@4dprostor.cz

DATUM 07/2015 Č. PARÉ

MĚŘÍTKO 1 : 2500

PROFESE VH

STUPEŇ SP

FORMÁT 2 A4

ZAK. ČÍSLO KST 02

Č. VÝKRESU C.1.