


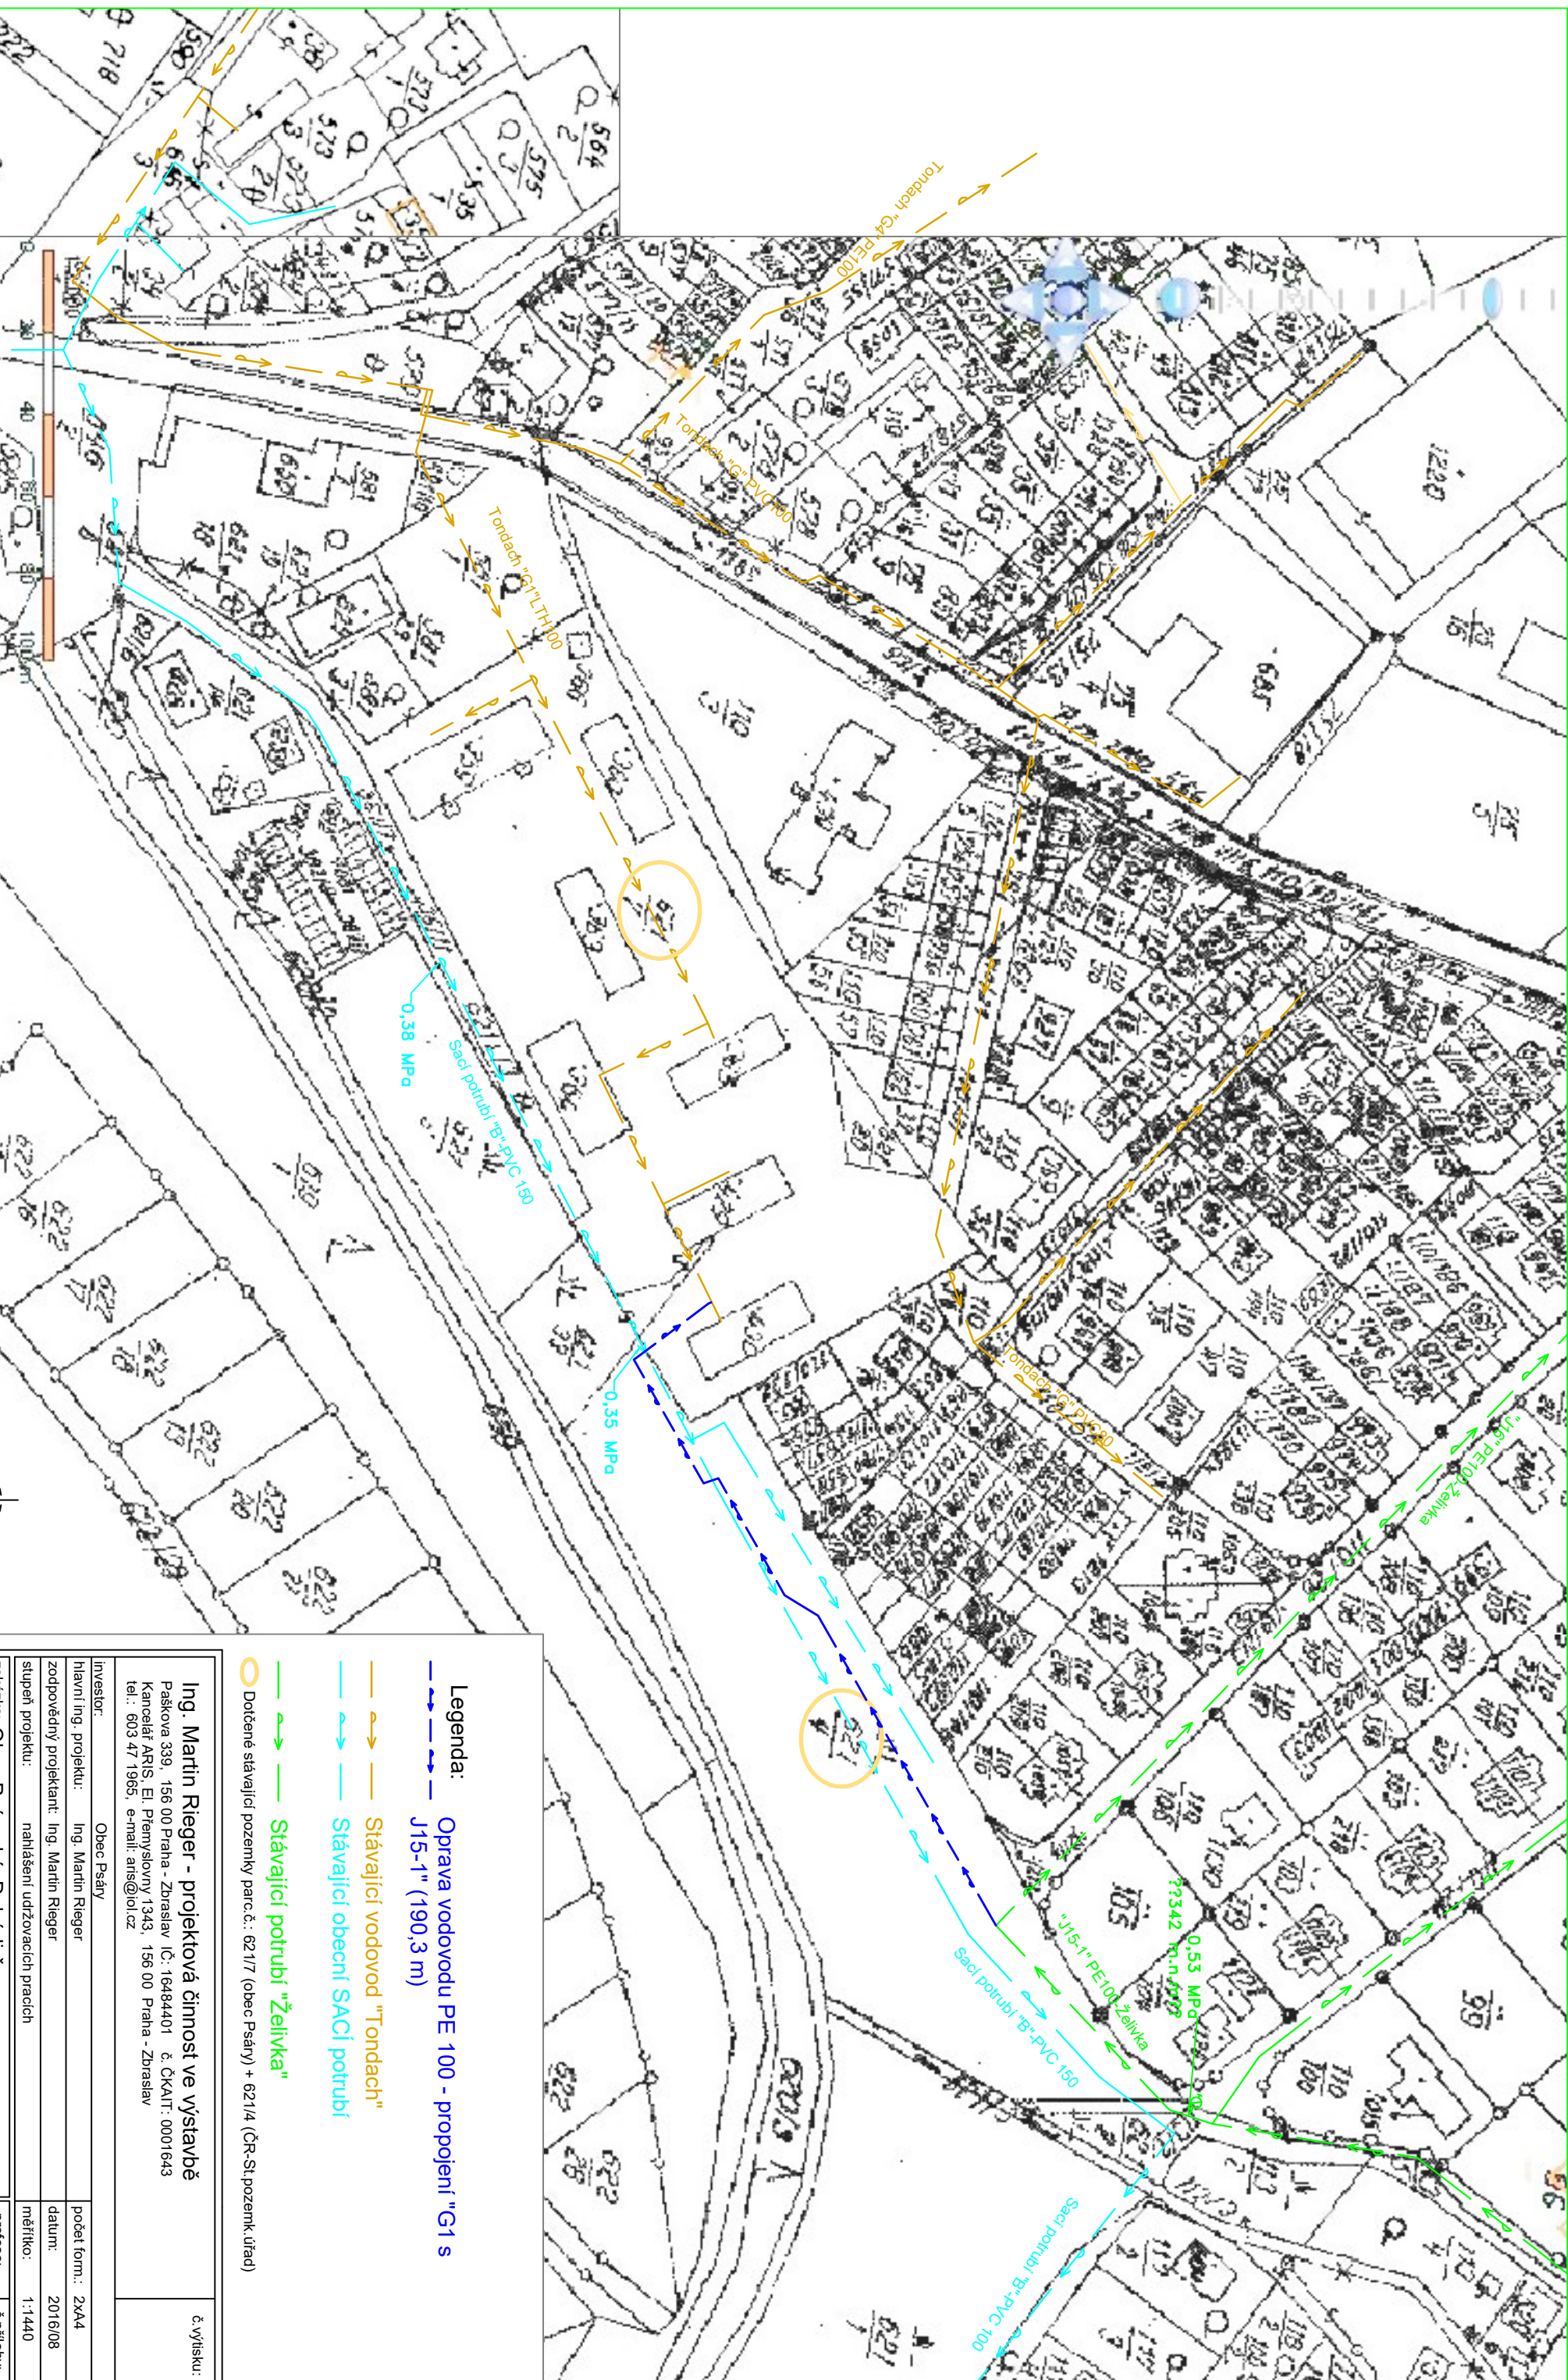

Legenda:

Oprava vodovodu PE 100 - propojení "G1 s J15-1" (190,3 m)

Stávající vodovod "Tondach"

Stávající obecní SAcí potrubí

Stávající potrubí "Želivka"

Dotčené stávající pozemky parc.č.: 621/7 (obec Psáry) + 621/4 (ČR-St.pozemk úřad)

Ing. Martin Rieger - projektová činnost ve výstavbě

Paskova 339, 156 00 Praha - Zbraslav IČ: 16484401 & ČKAIT: 0001643
Kancelář ARIS, El. Přemyslovny 1343, 156 00 Praha - Zbraslav
tel.: 603 47 1965, e-mail: aris@iol.cz

investor: Obec Psáry

hlavní Ing. projektu: Ing. Martin Rieger

zodpovědný projektant: Ing. Martin Rieger

stupeň projektu: nahlášení udržovacích prací

zakázka: Obec Psáry, kú. Dolní Jirčany

Oprava vodovodu na ppč. 621/4 +621/7

č. výstisku:

počet form.: 2xA4

datum: 2016/08

měřítko: 1:1440

profese:

č.přilohy:

výkres: SITUACE v KM

VK C1